

OZNÁMENÍ

Oznamujeme, že v k. ú. **Štětice** bude na pozemku st. p. 78 (zastavěná plocha a nádvoří), 79 (zastavěná plocha a nádvoří), parc. č. 527/1 (orná půda), 695 (trvalý travní porost), 696 (ostatní plocha), 698 (vodní plocha) a parc. č. 768 (ostatní plocha)

od 01.03.2022 do 30.06.2022

probíhat stavba, která řeší výstavbu nového kabelového vedení NN pro posílení řádu, dle projektu vypracovaného společností ELPROJEKT Písek s.r.o.

Montáž bude provádět firma OMEXOM GA Energo s.r.o.,
Na Střilně 1929/8, 323 00 Plzeň - Bolevec,
tel.: 373303184, fax.: 377542385.

IČO: 49196812 DIČ: CZ-49196812

Společnost je zapsaná v obch. rejstříku u Krajského soudu v Plzni, odd. C a vl.4355. Oznámení je v souladu se zákonem č.458/2000Sb., novelizován z.č.670/2004.

Případná majetková újma na nemovitostech a porostech bude nahrazena dle téhož zákona.

OMEXOM GA Energo s.r.o.


Na Střilně 1929/8, Bolevec, 323 00 Plzeň

IČ: 49196812 • DIČ: CZ49196812

Tel.: 373 303 111

122



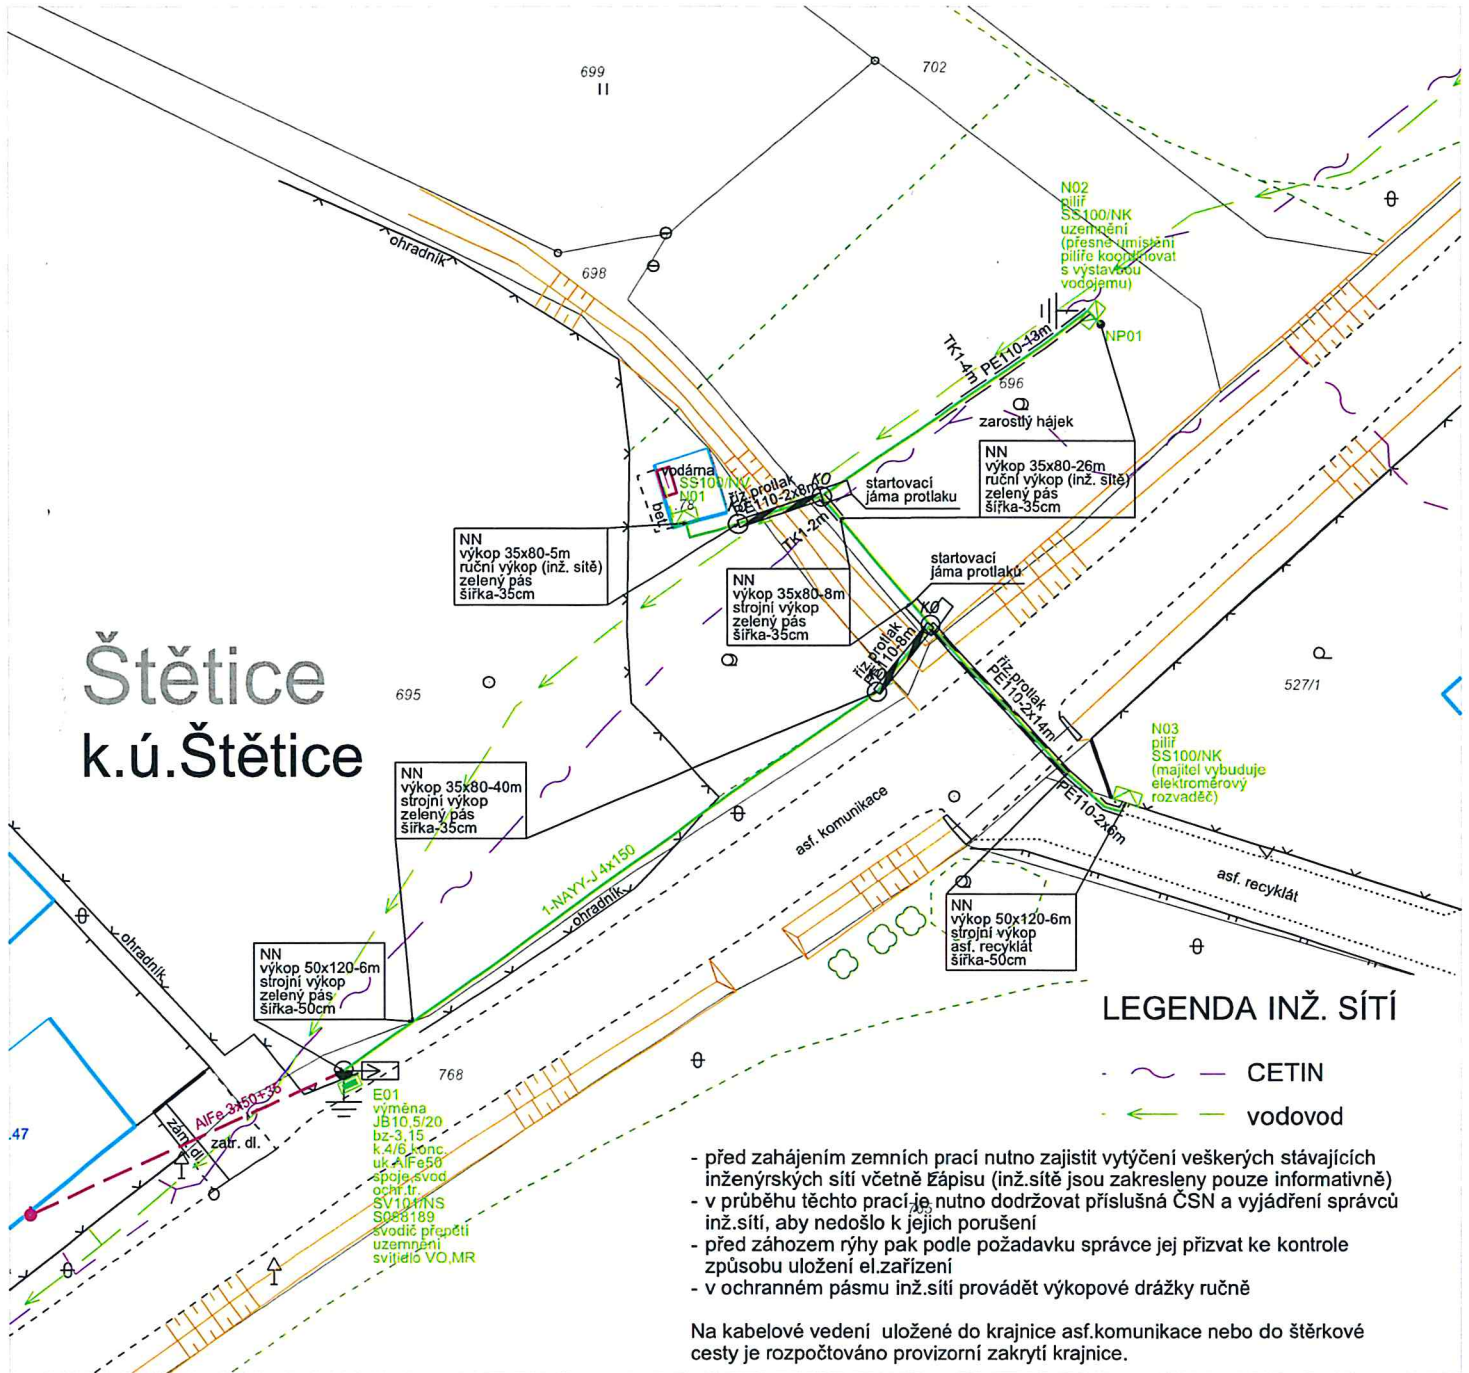

Štětice k.ú.Štětice

LEGENDA INŽ. SÍTÍ

- - - - - CETIN
- - - - - vodovod

- před zahájením zemních prací nutno zajistit vytyčení veškerých stávajících inženýrských sítí včetně žápisu (inž.sítě jsou zakresleny pouze informativně)
- v průběhu těchto prací je nutno dodržovat příslušná ČSN a vyjádření správců inž.sítí, aby nedošlo k jejich porušení
- před záhozem rýhy pak podle požadavku správce jej přizvat ke kontrole způsobu uložení el.zařízení
- v ochranném pásmu inž.sítí provádět výkopové drážky ručně

Na kabelové vedení uložené do krajnice asf.komunikace nebo do štěrkové cesty je rozpočtováno provizorní zakrytí krajnice.

LEGENDA EL. VEDENÍ

	1-NAYY-J 4x150mm ²	E01-N02 (172m), N02-NP01 (6m)	178 m
	1-NAYY-J 4x95mm ²	svod E01	8 m
	HDV - NYY 4x10mm ²	RE-N01 (11m), N03 (8m)	19 m

Proudová soustava: NN - 3PEN-50Hz, 230/400 V
 Ochrana před nebezpečným dotykem neživých částí:
 NN - samočinným odpojením od zdroje TN-C

Stávající zařízení NN je značeno fialovou barvou.

Vypracoval: Bc. Pavel Vošahálek	Zodp. projektant: Jan Urválek	ELPROJEKT Písek s.r.o. projektování vedení VN a NN Nábřeží 1.máje 1935, 397 01 Písek IČ: 28086686, DIČ: CZ28086686 tel.: 382 224 728, elprojekt.pisek@gmail.com
V. Všečeková, H. Přibyllová	Rozpočtovatel:	
Místo stavby: Štětice	Kraj: Jihočeský	
Investor: EG.D, a.s.		Číslo stavby: 1030062325
Název stavby: Štětice: posílení řadu - úpr.NN,kabel NN		Název souboru: inz.dgn
		Datum: 07/2020
		Formát: A4
Obsah výkresu: Situace inženýrských sítí		Měřítko: 1 : 500
		Číslo výkresu: 2